
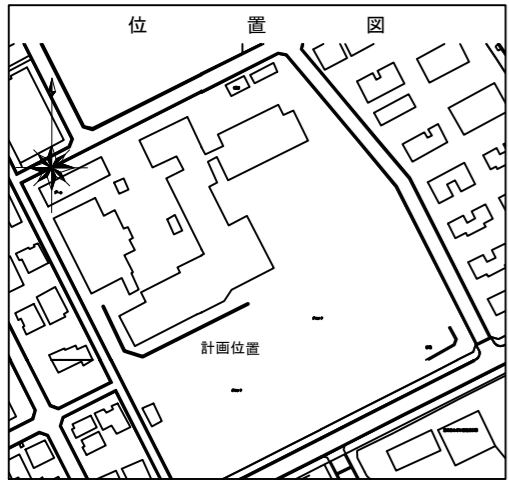


令和3年度設計図（排除方式 分流）	
図名	平面図
工事件名	災害時下水直結式仮設トイレ用下水道管整備工事（その307）
施工場所	港南区港南台二丁目14番1号
縮尺	1/500 図番 1/2
号線番号	0 1 2 3 4 5 6 7 8 9
地形図番号	160-6, 160-7
横浜市環境創造局	

# 平面図 S=1/500

# 【港南台第三小学校】

## 変更図

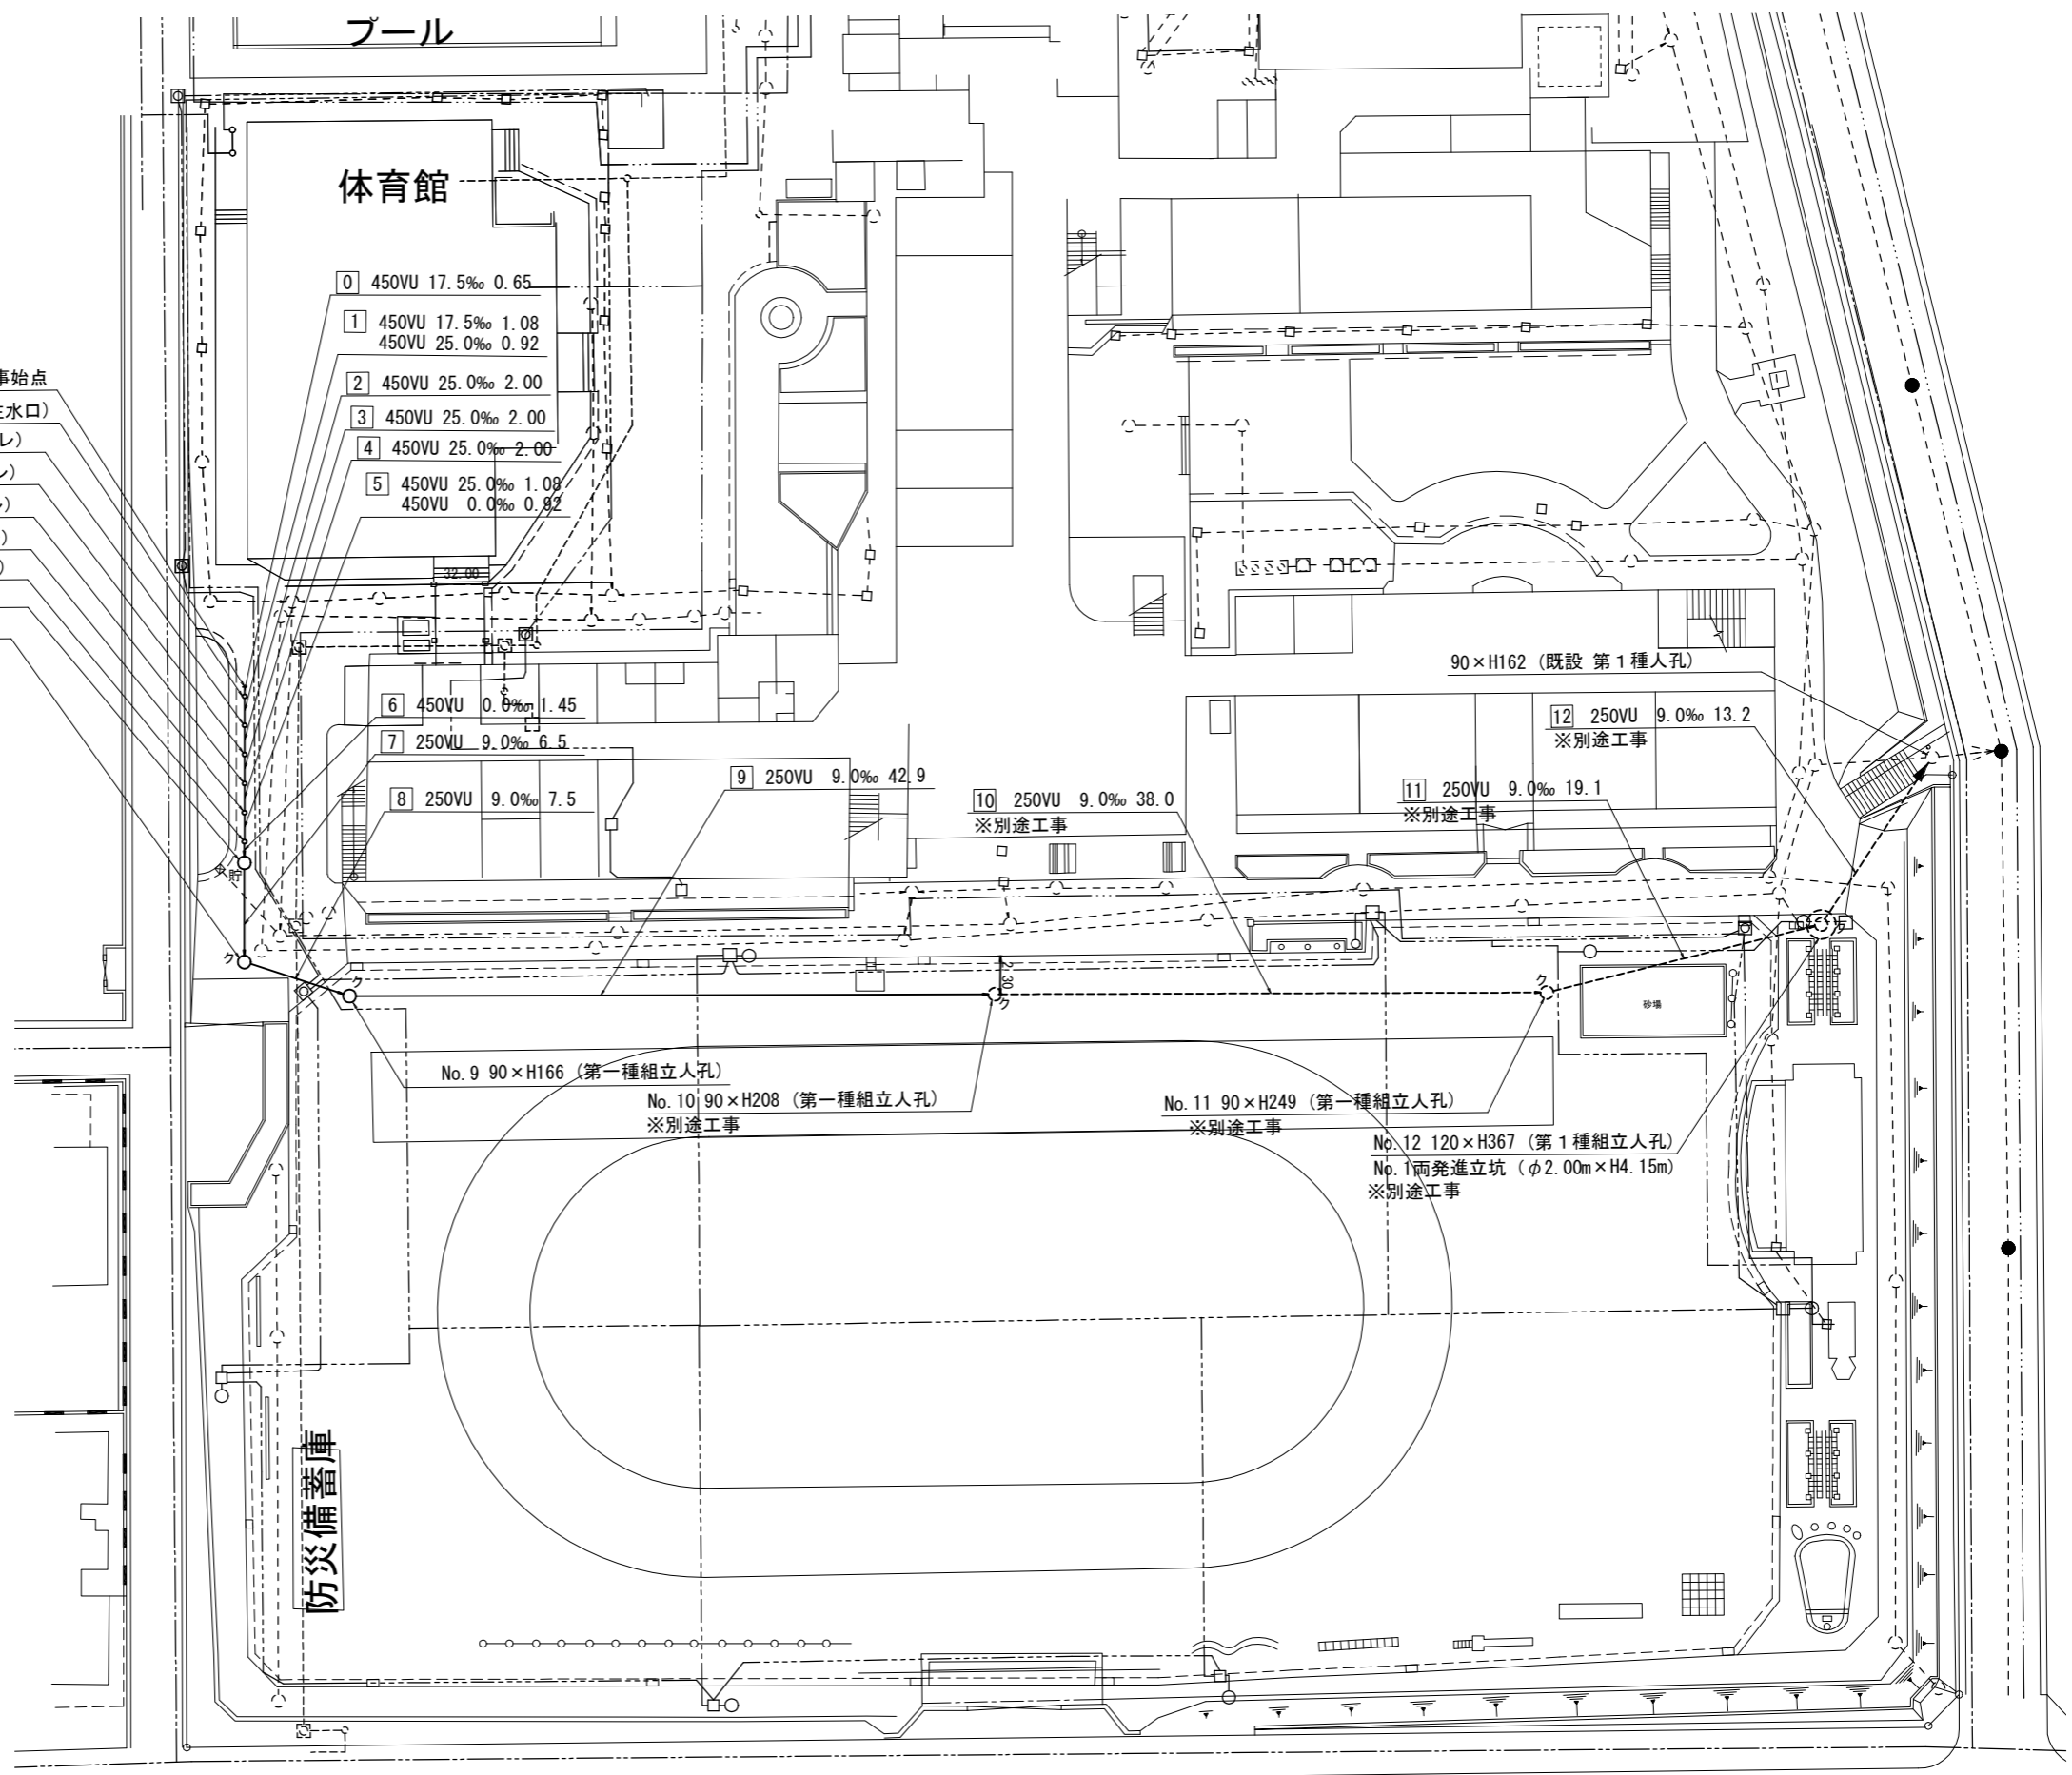

凡 例	
	新設管きよびます(マンホールトイレ)
	新設管きよび塩ビマンホール
	新設管きよび第1種組立人孔
	新設管きよび貯留弁付マンホール
	既設汚水管きよびます・人孔
	既設雨水管きよびます・人孔
	既設分流污水管きよ・人孔
	既設分流雨水管きよ・人孔
	既設水道管
	既設ガス管
	既設電力管
	既設通信管
	既設スプリンクラー設備