

令和5年度設計図(排除方式 分流)


図名	平面図【日野南中学校】	
工事件名	災害時下水道結式仮設トイレ用下水道管整備工事(その416)	
施工場所	港南区港南台四丁目37番1号	
縮尺	1:250	図番 1/2
号線番号	0 1 2 3 4 5 6 7 8 9 10 11	
地形図番号		

横浜市環境創造局



(A1出力時の縮尺は縦1:100 横1:250)

位置図

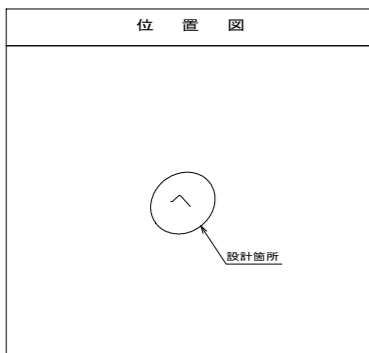



設計箇所

凡例

●	新設管渠及び柵(マンホールトイレ)
●	新設管渠及び貯留弁付マンホール
●	新設管渠及び新設第1種組立人孔
●	新設管渠及び新設第0種組立人孔
○	既設汚水管渠及び柵・人孔
⊗	既設雨水管渠及び柵・人孔

平面図 縮尺 1:250

【日野南中学校】

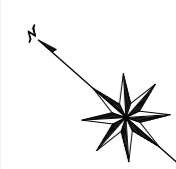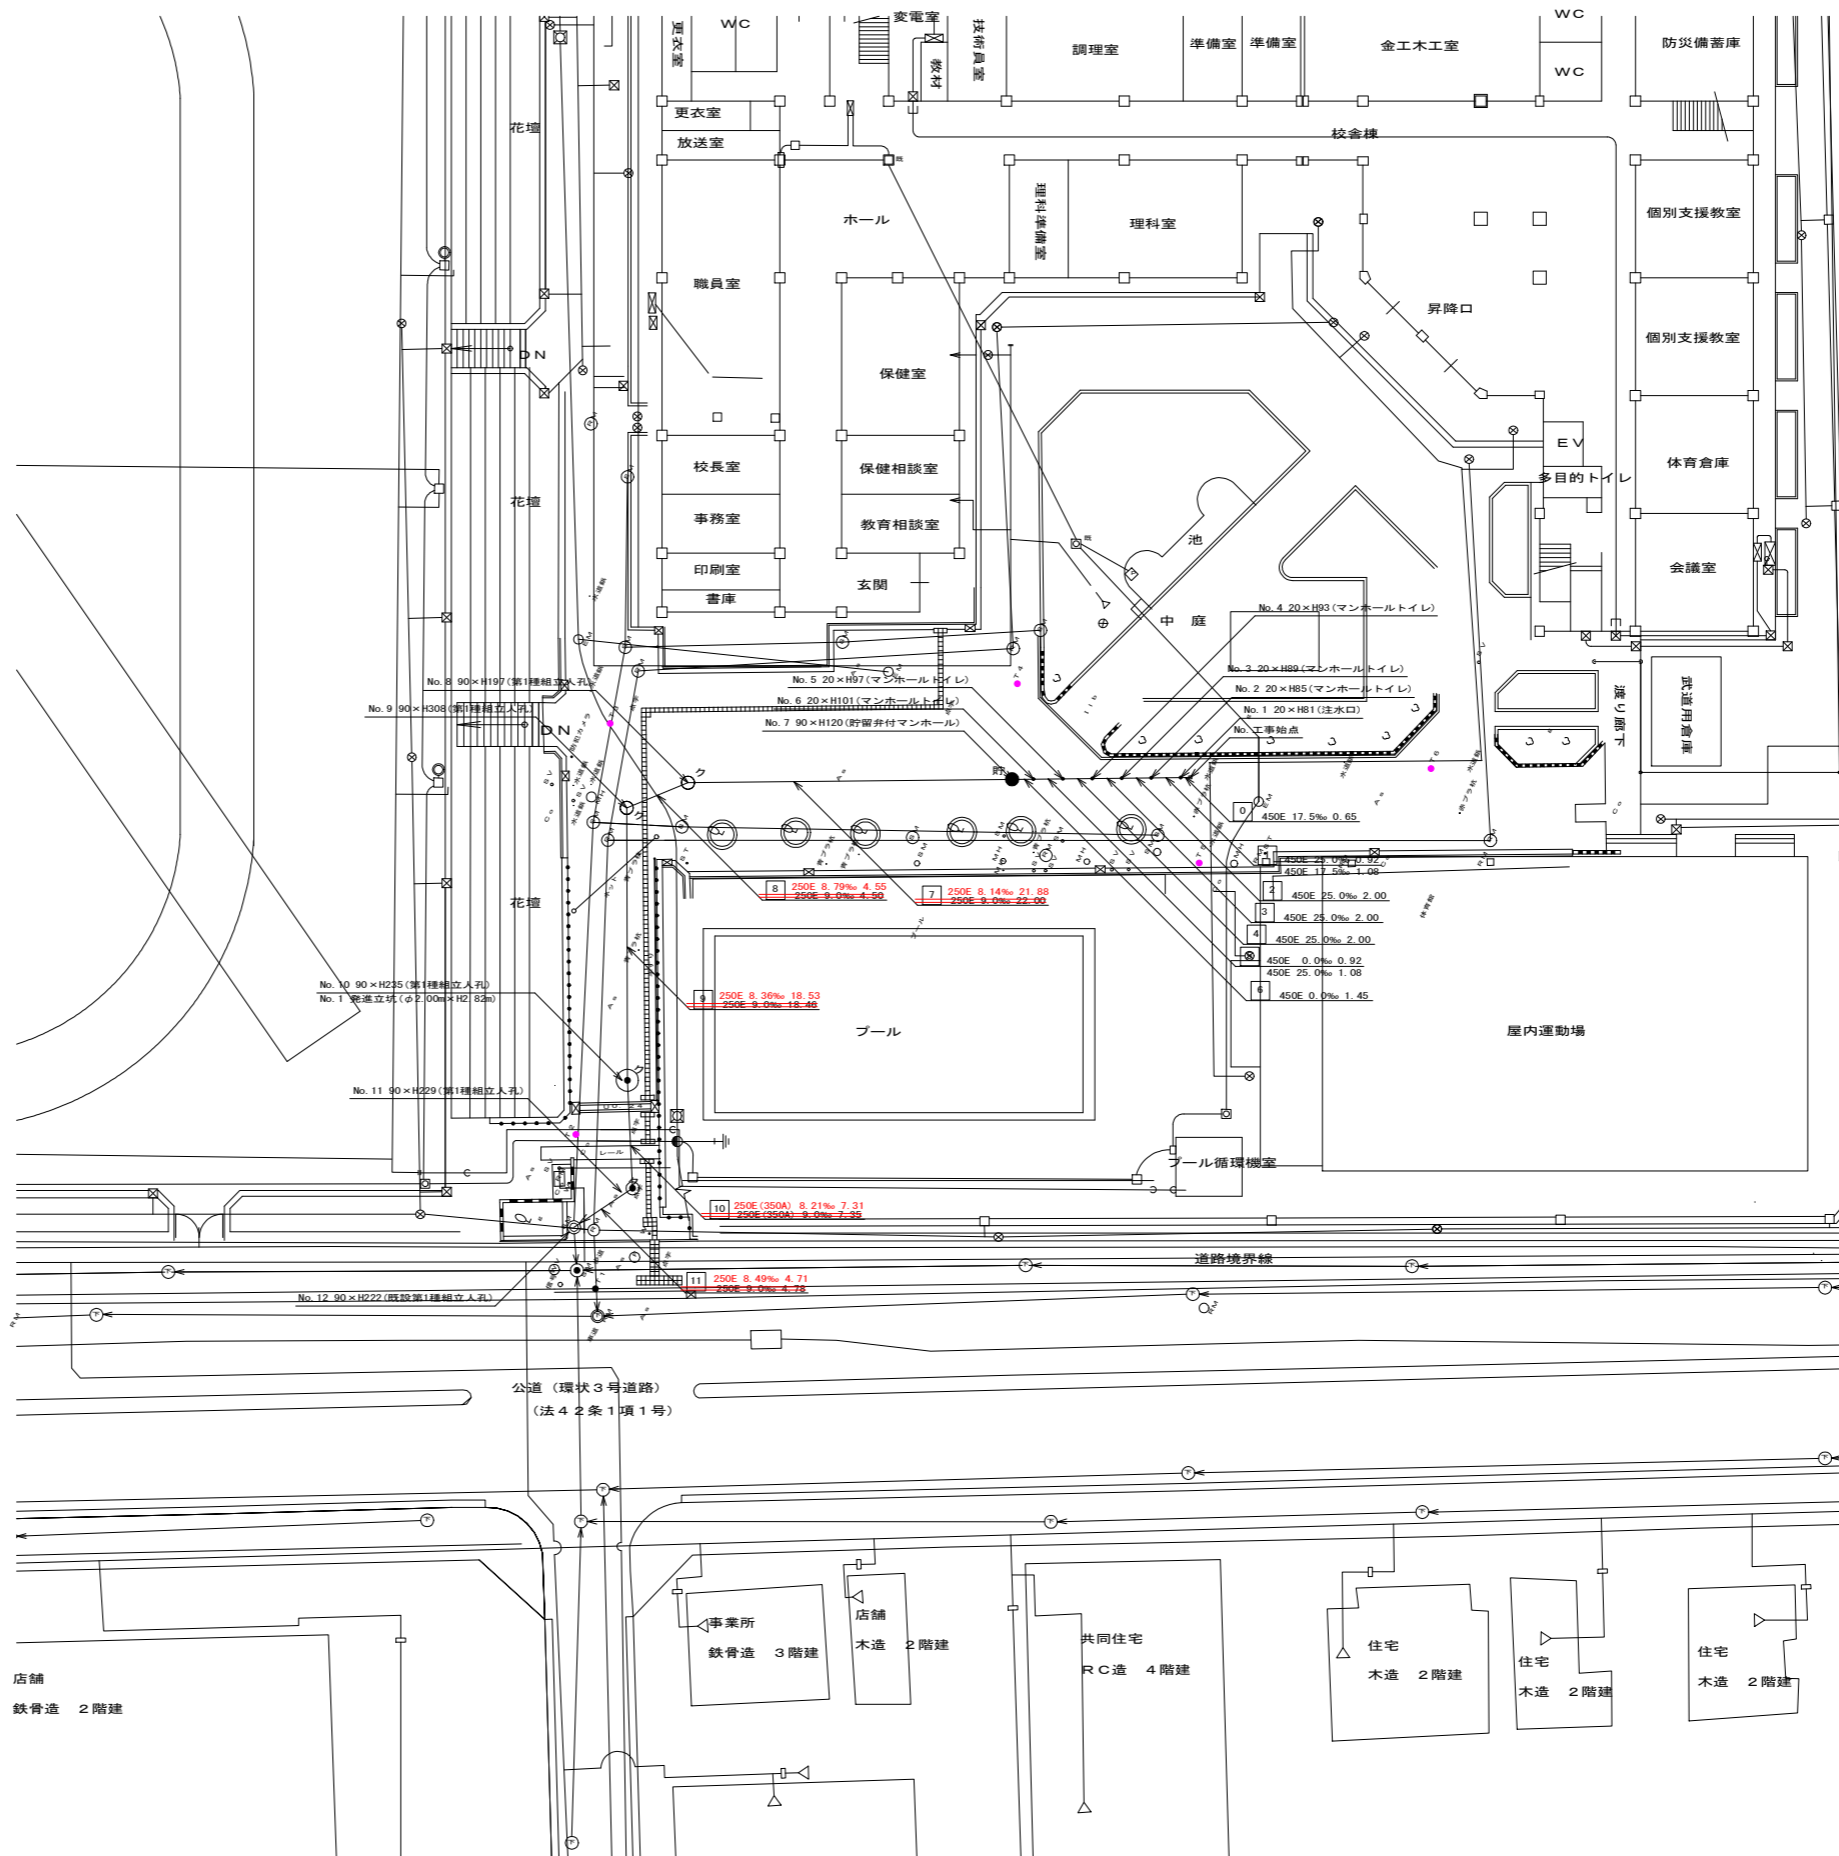

使用水準点 (令和 年 月 日)

標石番号	既存最終柵			
港南区港南台4丁目				
標高(M)	5	3	9	7
水道管 DIP200		下水管 φ250		下水管 φ250
雨水管 φ600		雨水管 φ500		