
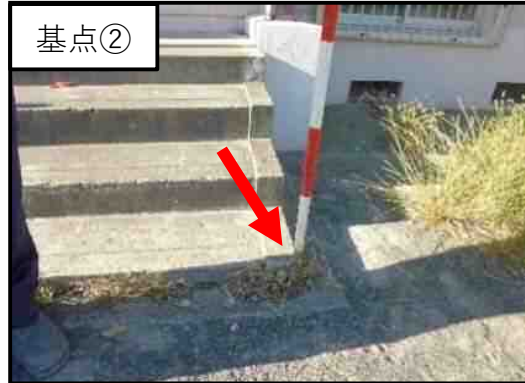
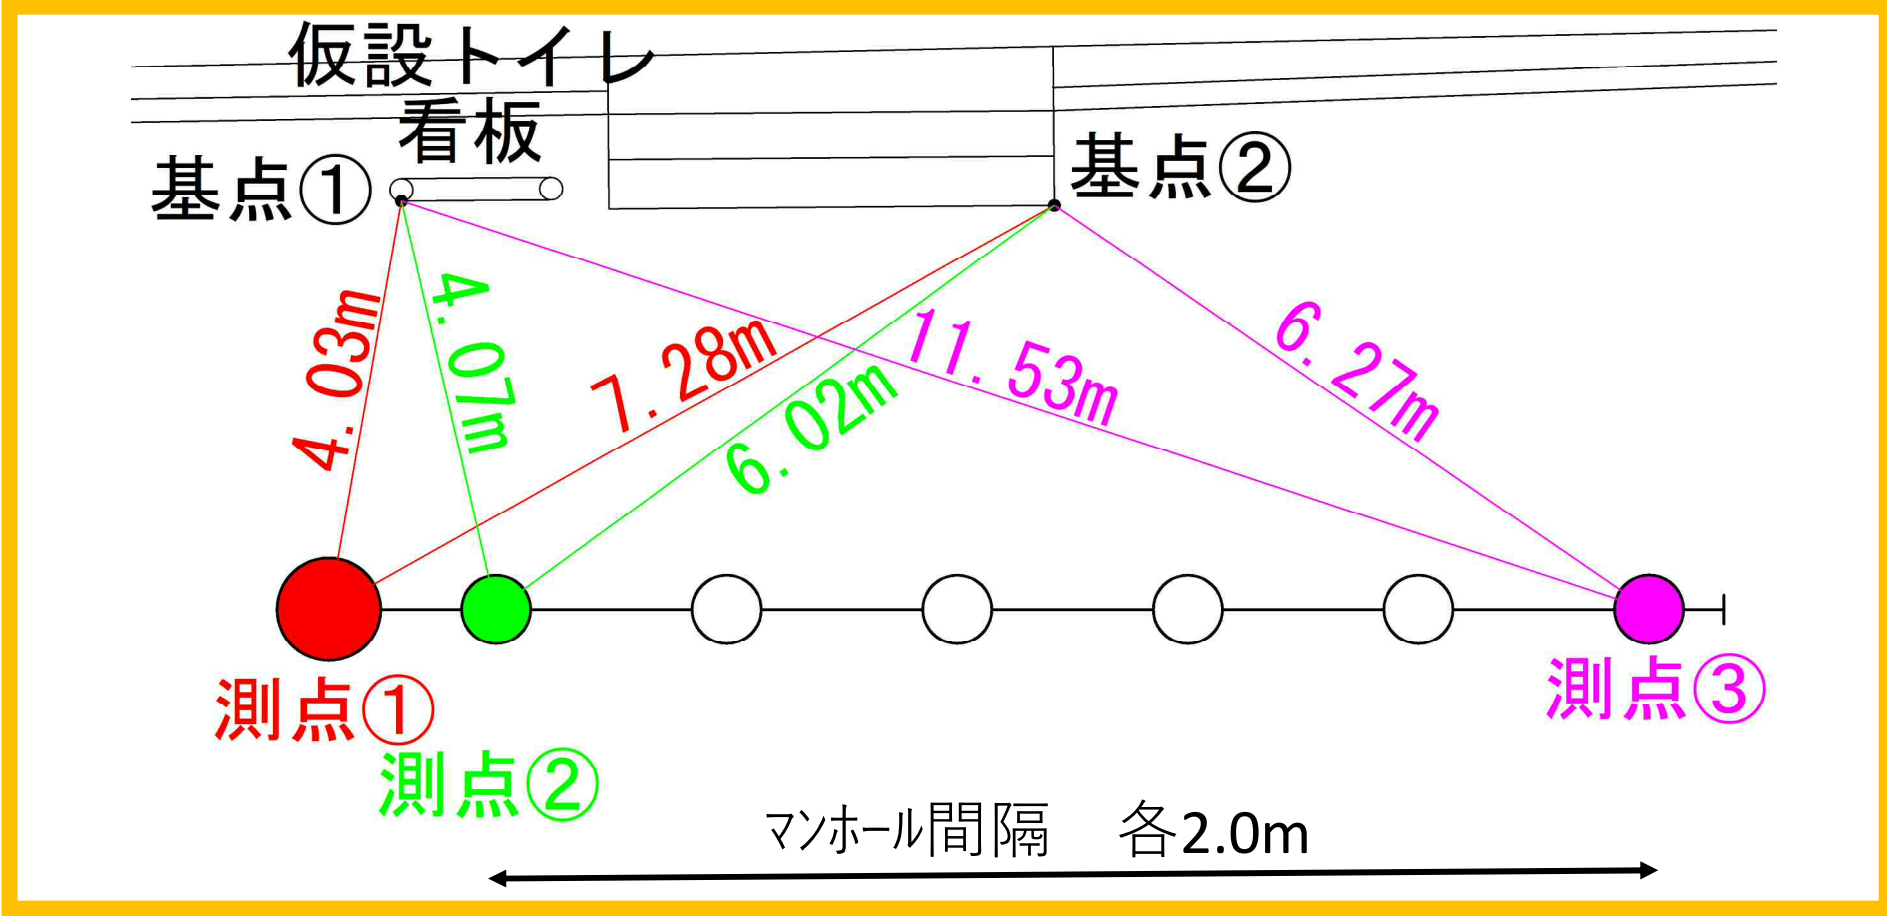
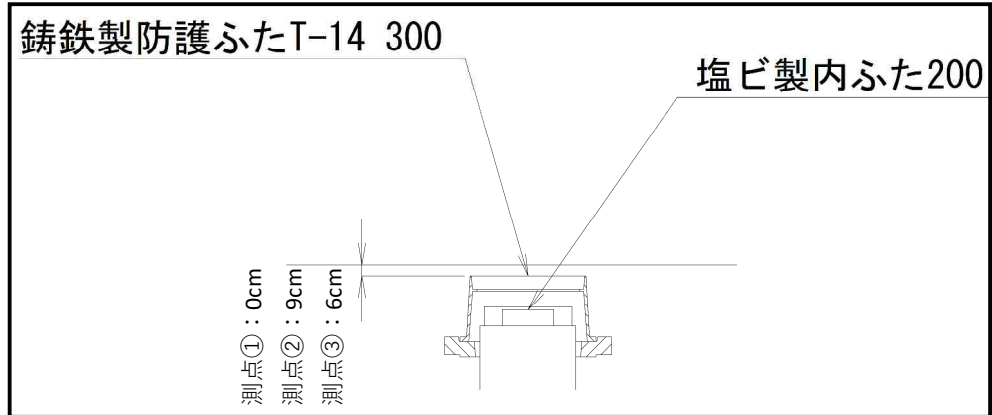
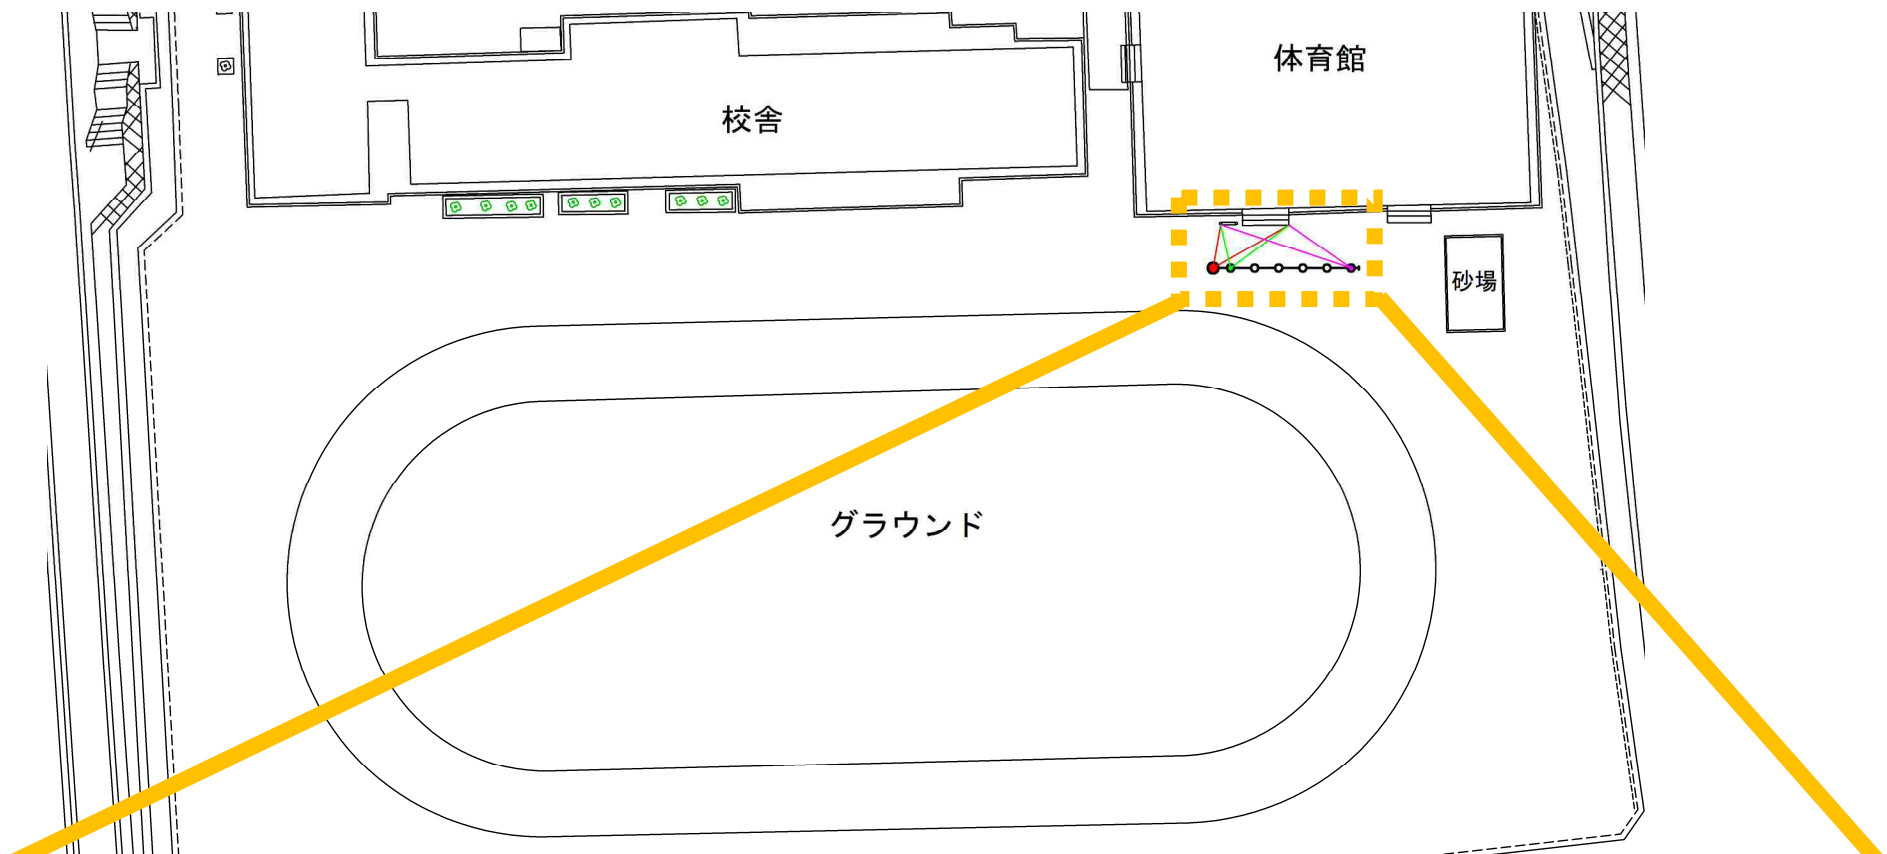


港南台第一中学校 オフセット図



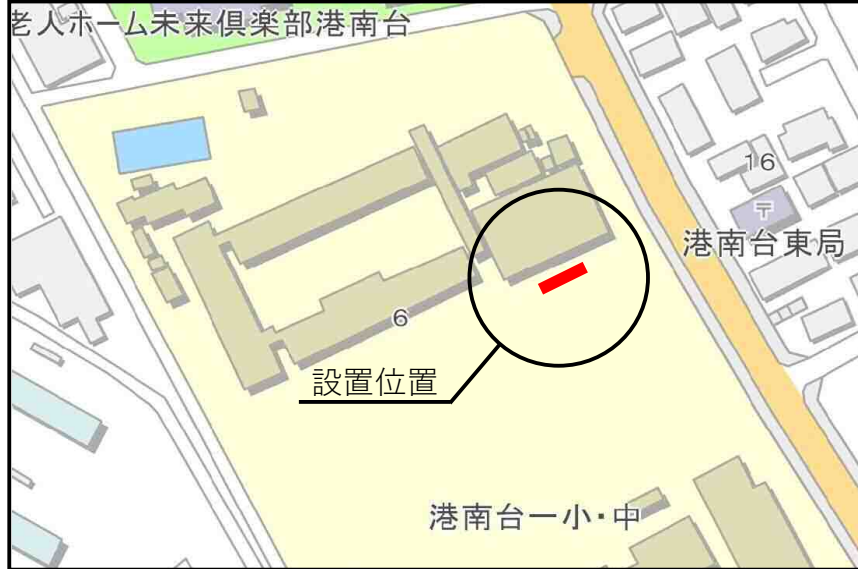


令和3年度設計図（排除方式 分流）	
図名	平面図
工事件名	災害時下水直結式仮設トイレ用下水道管整備工事 (その308)
施工場所	港南区港南台六丁目6番1号
縮尺	1/250 図番 1/2
号線番号	0 1 2 3 4 5 6 7 8
地形図番号	58-10
横浜市環境創造局	

平面図 S=1/250

【港南台第一中学校】

変更図

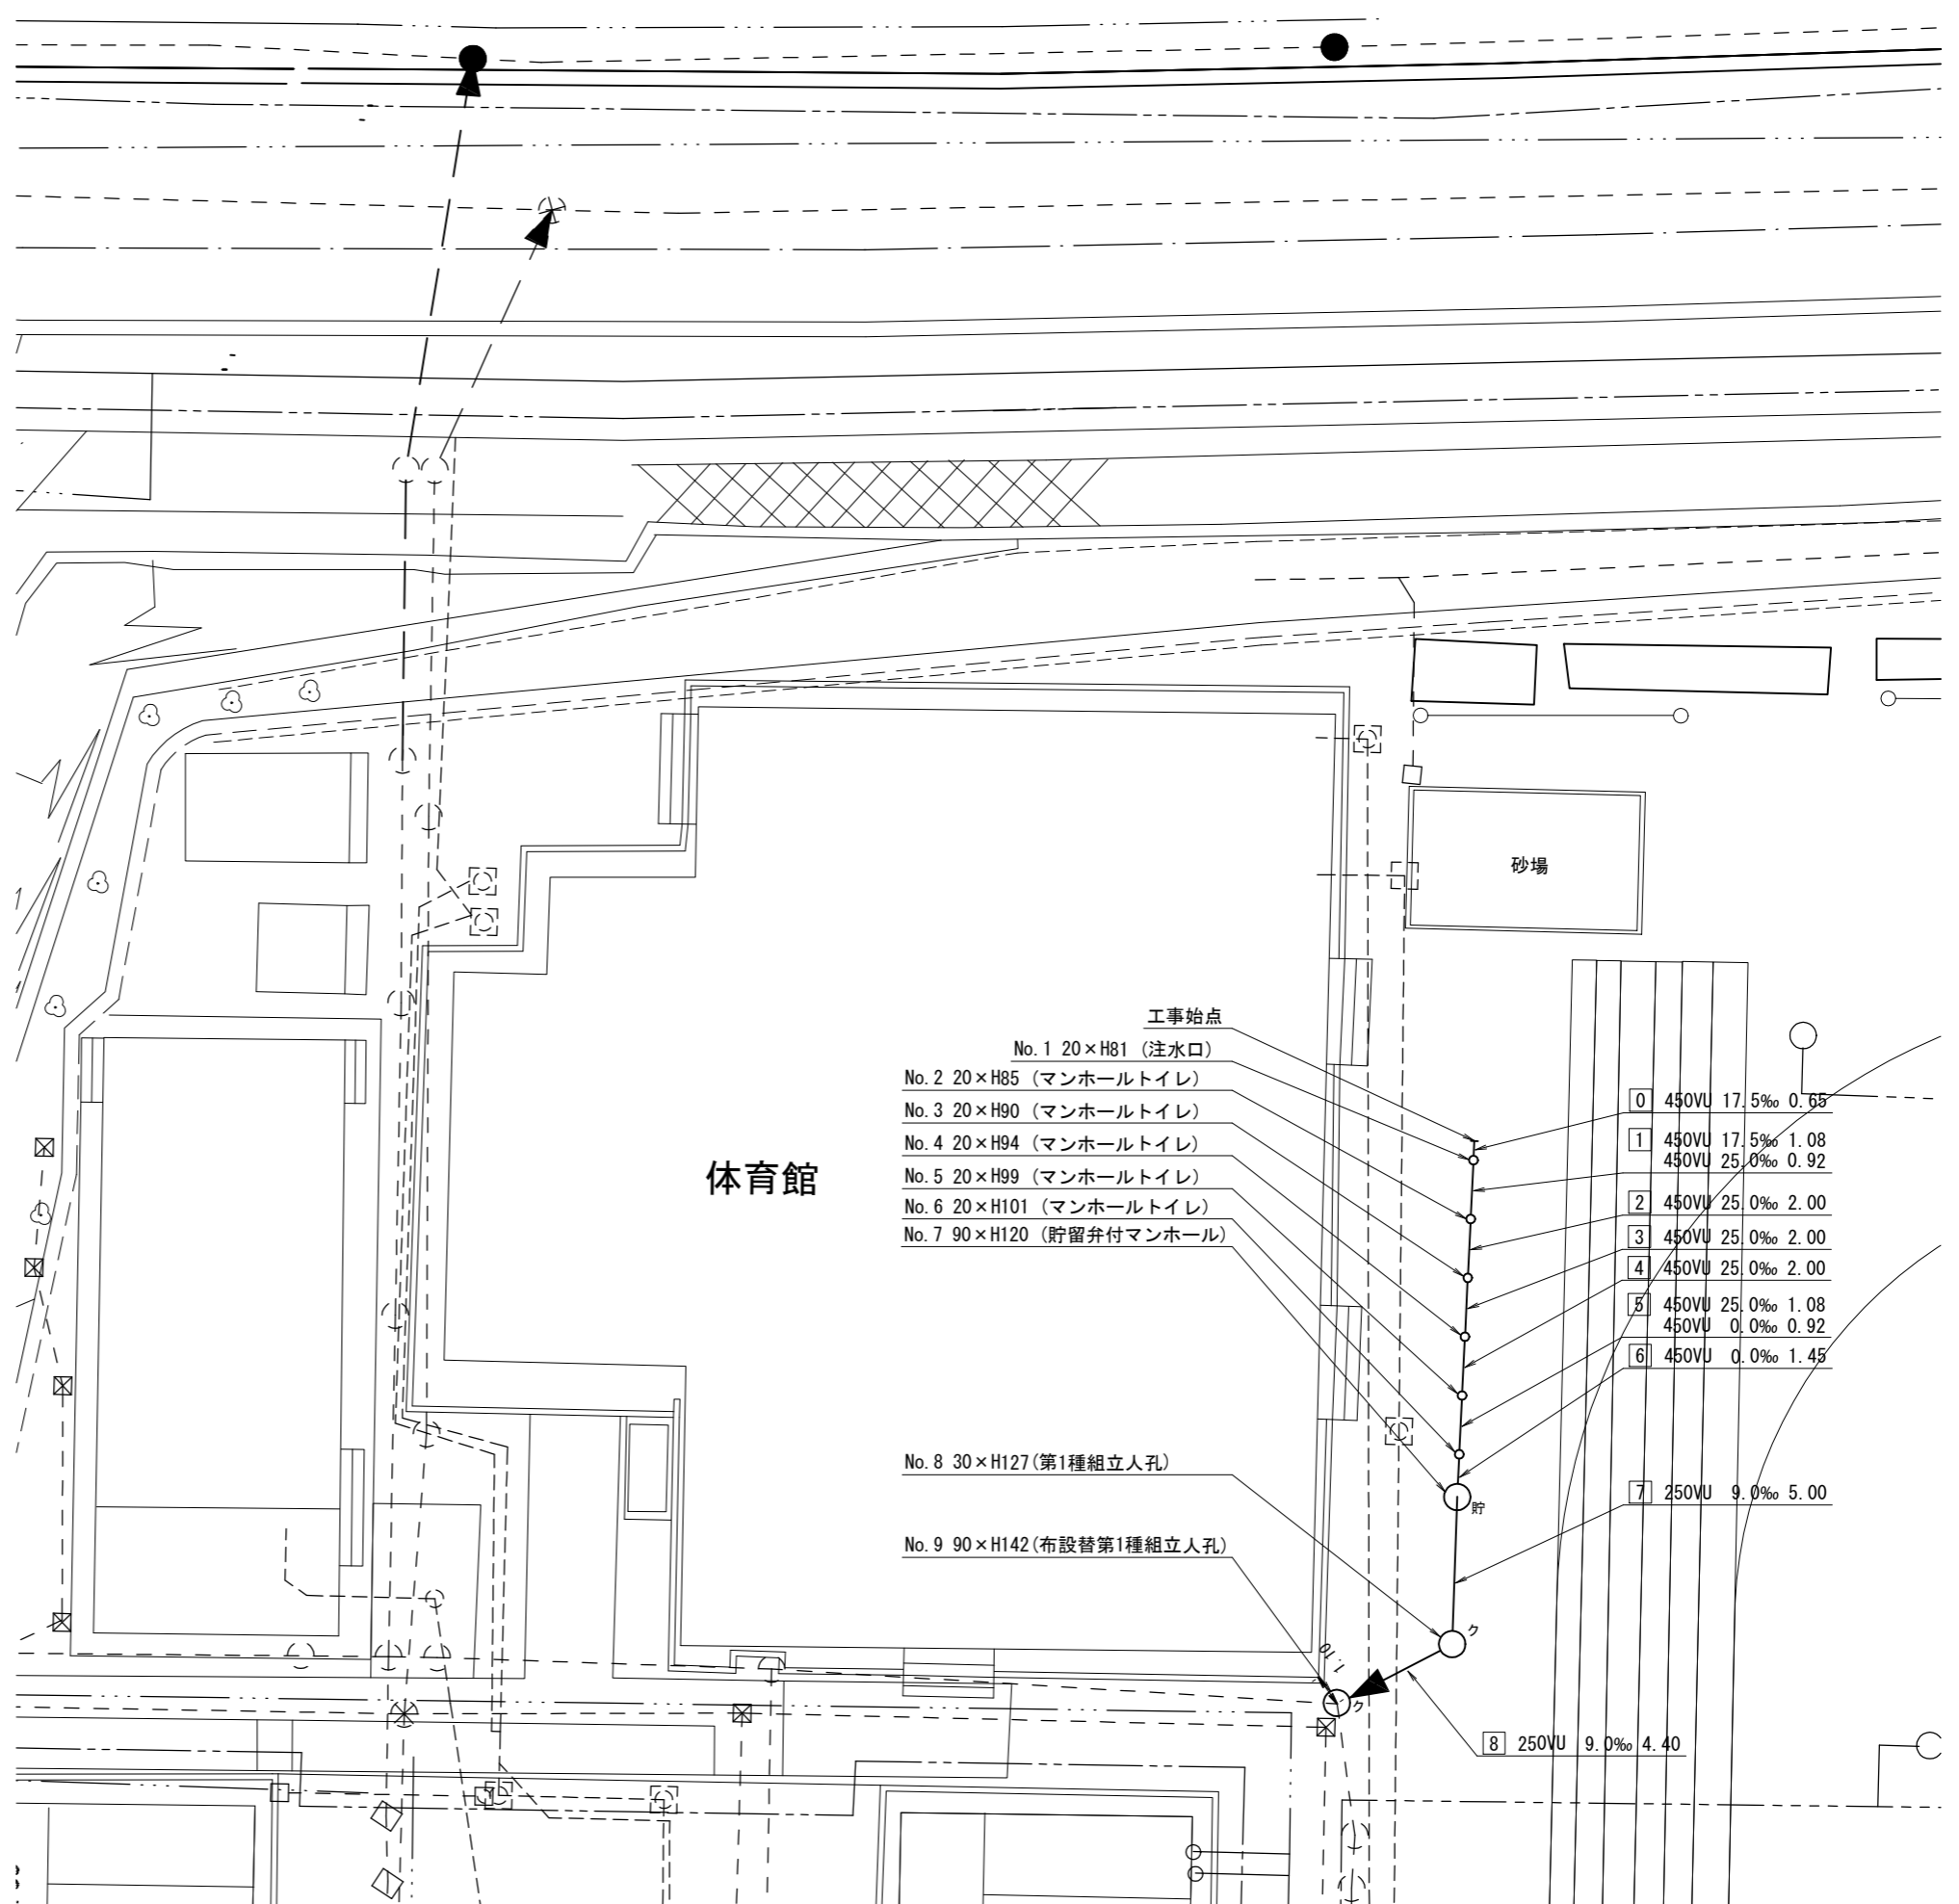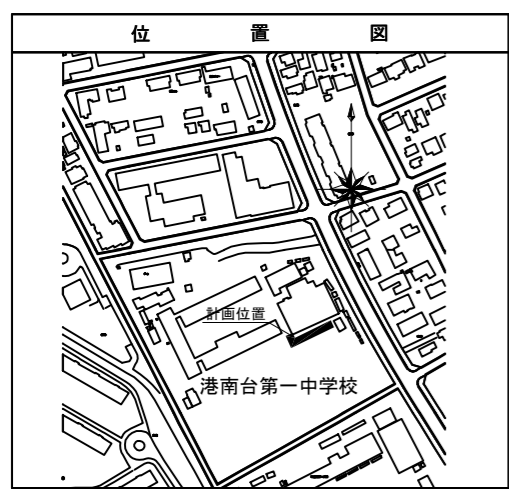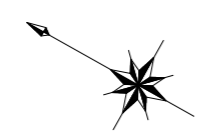

凡	例
○→	新設管きよ及びます(マンホールトイレ)
○	新設管きよ及び第1種組立人孔
○貯	新設管きよ及び貯留弁付マンホール
---○---	既設污水管きよ及びます・人孔
---○---	既設雨水管きよ及びます・人孔
---●---	既設分流污水管きよ・人孔
---○---	既設分流雨水管きよ・人孔
---	既設水道管
---	既設ガス管
---	既設電力管
---	既設通信管
---	既設スプリンクラー設備

工事始点	管径	管種	管長	勾配	高差
No. 1	20	H81 (注水口)			
No. 2	20	H85 (マンホールトイレ)			
No. 3	20	H90 (マンホールトイレ)			
No. 4	20	H94 (マンホールトイレ)			
No. 5	20	H99 (マンホールトイレ)			
No. 6	20	H101 (マンホールトイレ)			
No. 7	90	H120 (貯留弁付マンホール)			
No. 8	30	H127 (第1種組立人孔)			
No. 9	90	H142 (布設替第1種組立人孔)			
0	450VU	17.5‰	0.65		
1	450VU	17.5‰	1.08		
	450VU	25.0‰	0.92		
2	450VU	25.0‰	2.00		
3	450VU	25.0‰	2.00		
4	450VU	25.0‰	2.00		
5	450VU	25.0‰	1.08		
	450VU	0.0‰	0.92		
6	450VU	0.0‰	1.45		
7	250VU	9.0‰	5.00		
8	250VU	9.0‰	4.40		